



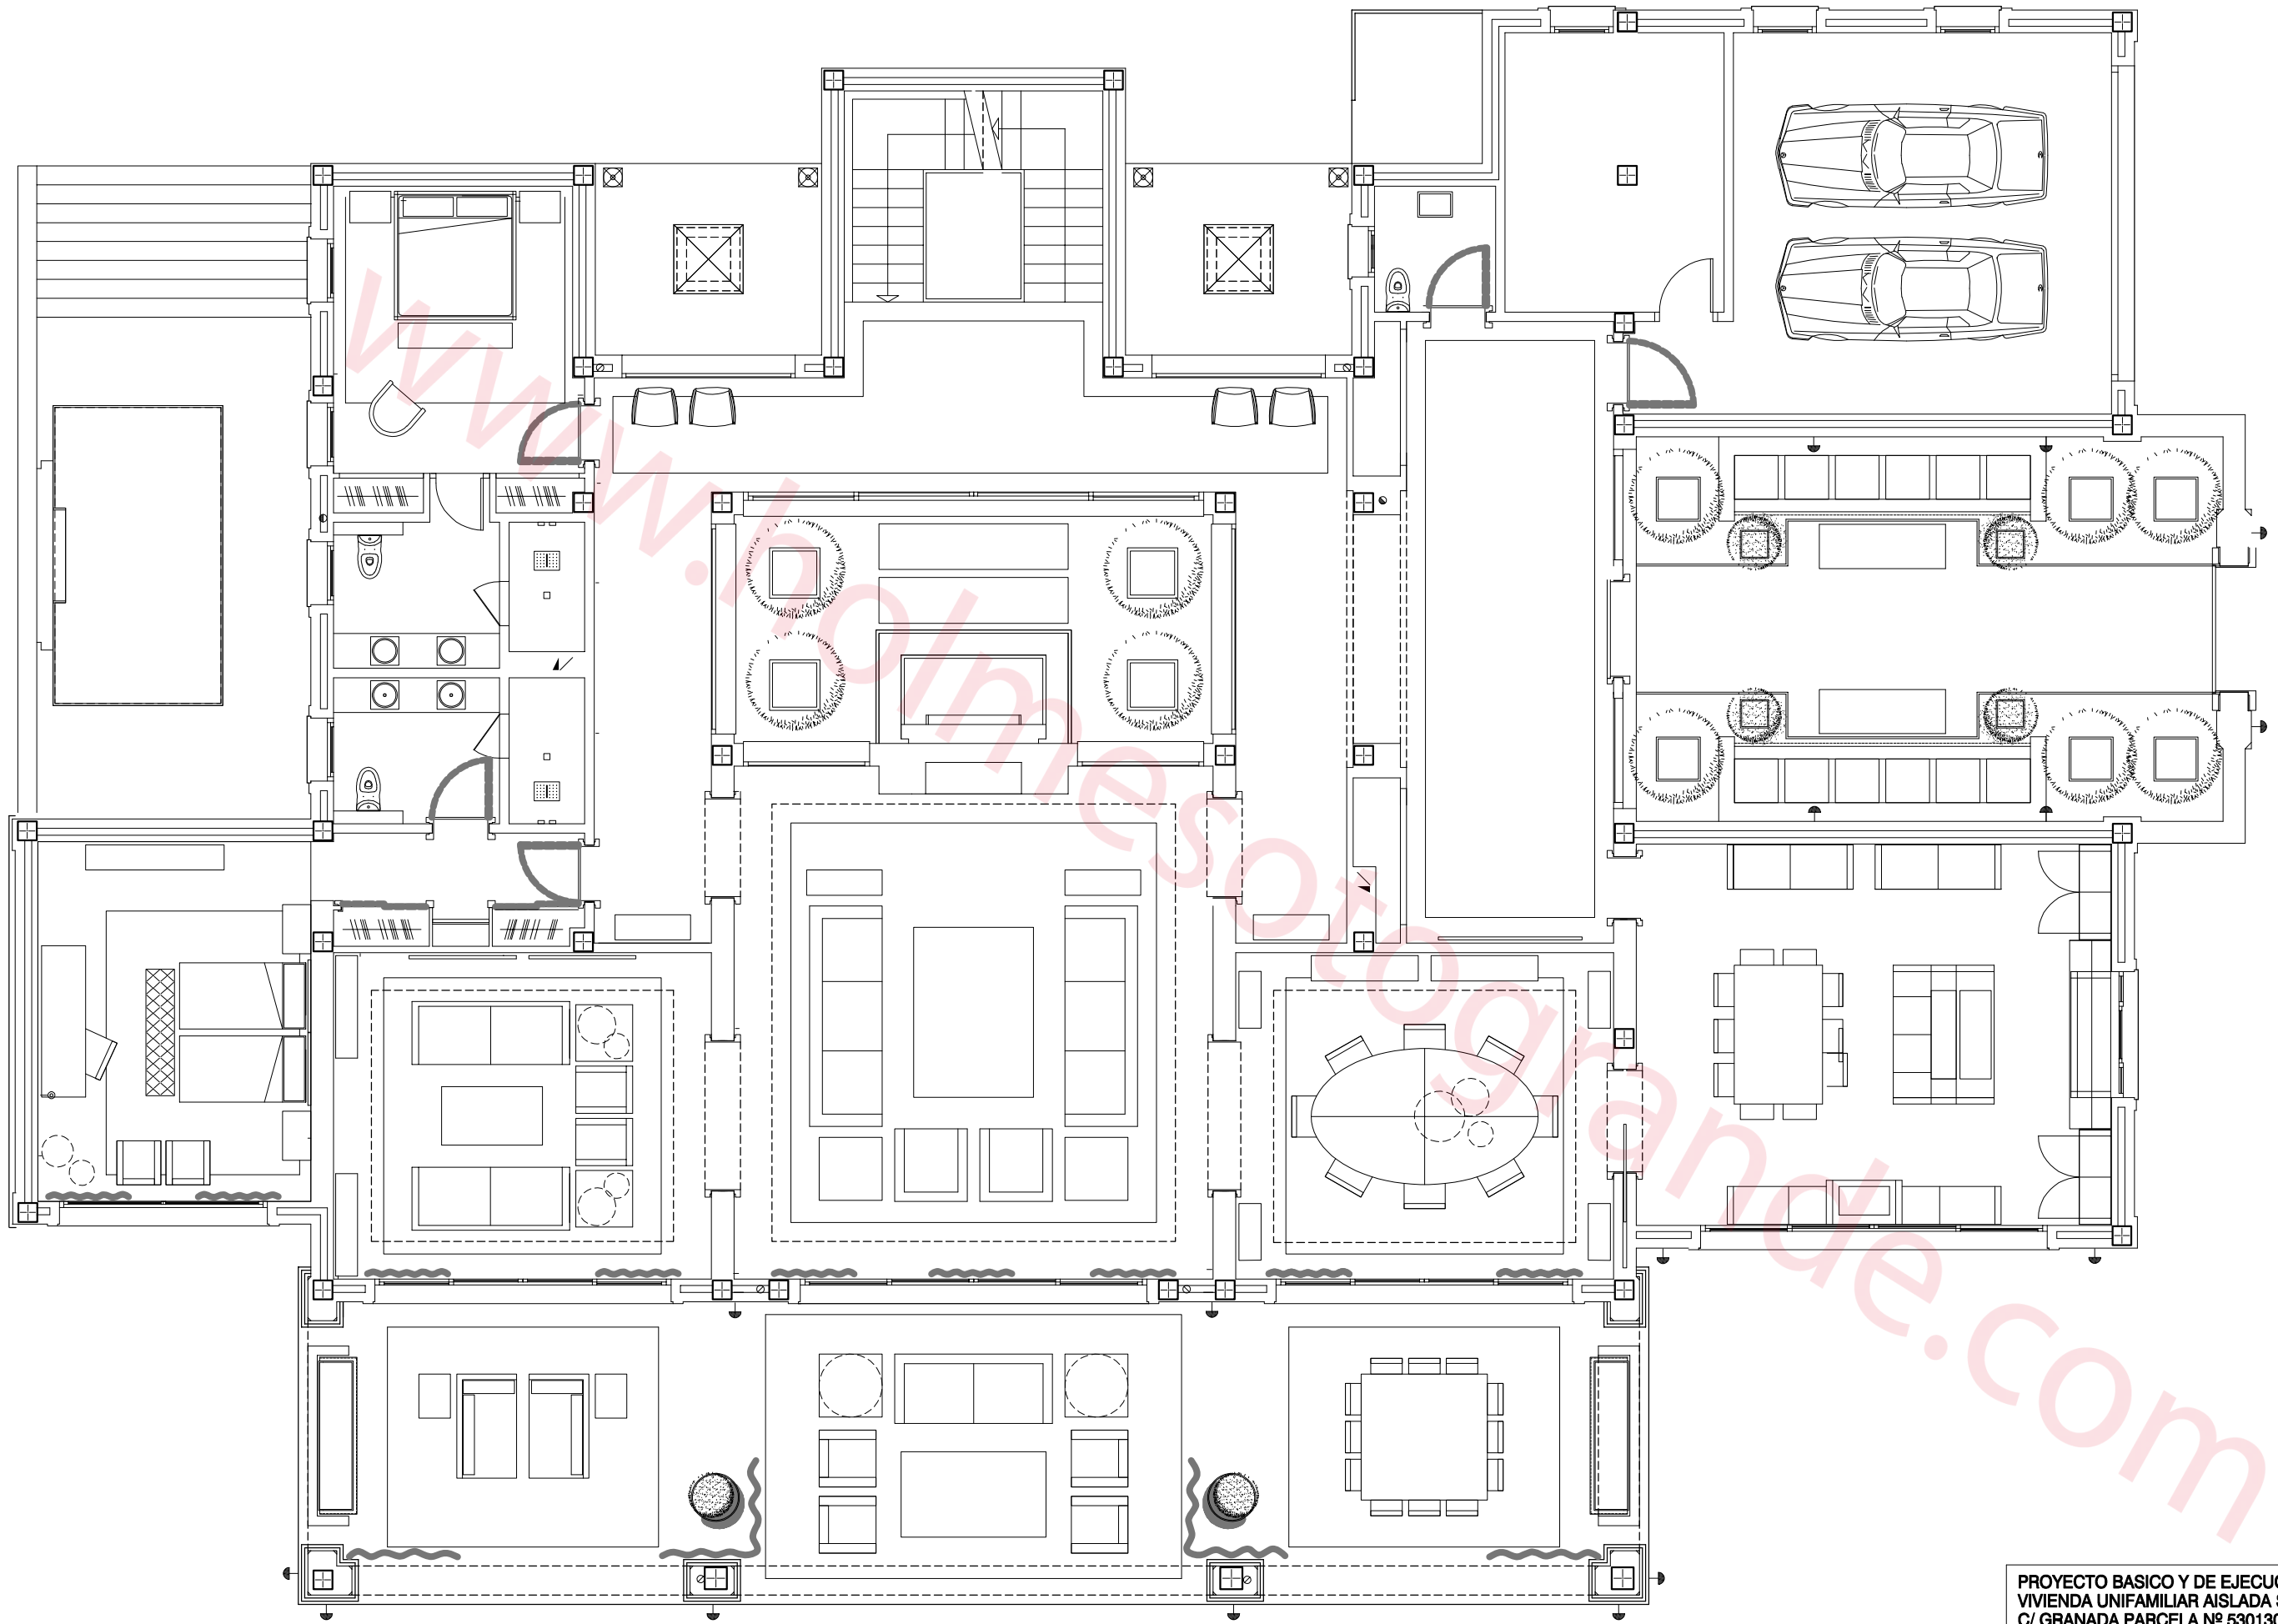

PROYECTO BASICO Y DE EJECUCION DE VIVIENDA UNIFAMILIAR AISLADA SITA EN C/ GRANADA PARCELA Nº 530130 DE URB. SOTOGRANDE, SAN ROQUE (CADIZ).		PLANO Nº: IE.01
PLANO: PLANTA BAJA INSTALACION DE ELECTRICIDAD Y TELECO.		EXMTE:
PROPIETARIO: PROMOCIONES ACINUT, S.L.	FECHA: JULIO 2011	
	ESCALA: 1/50	



LEYENDA DE ELECTRICIDAD

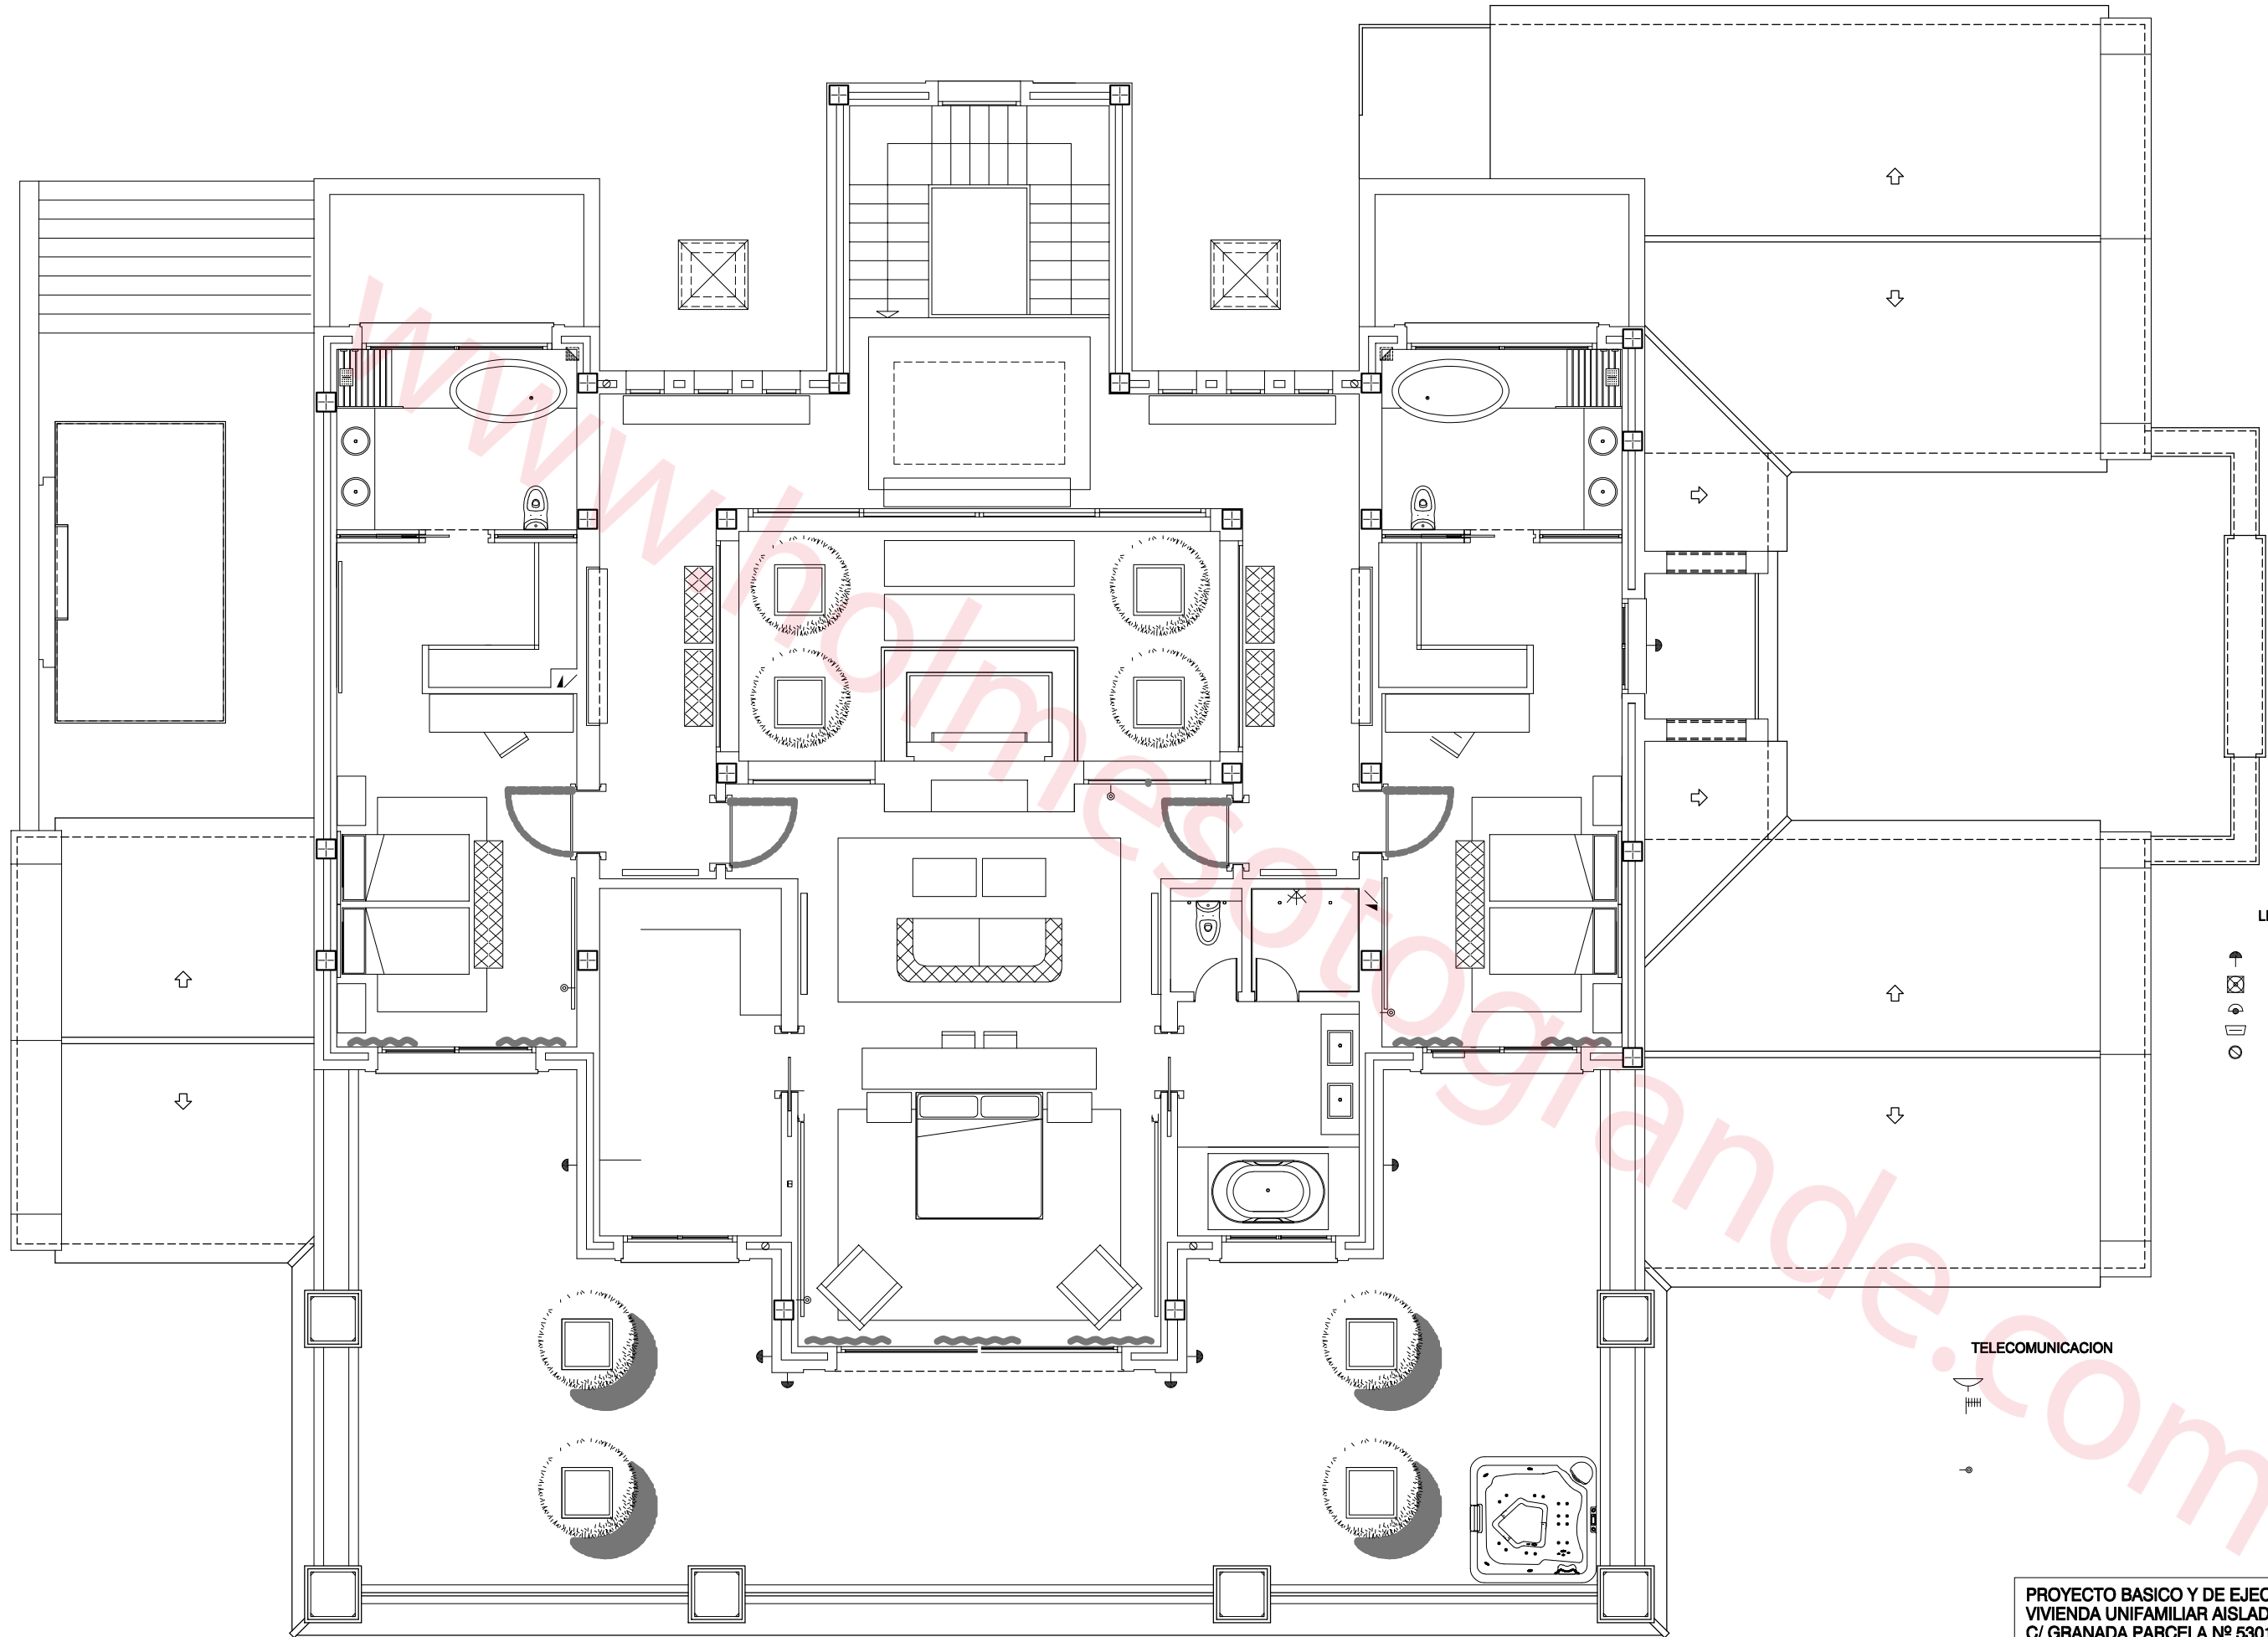

TELECOMUNICACION



PROYECTO BASICO Y DE EJECUCION DE
VIVIENDA UNIFAMILIAR AISLADA SITA EN
C/ GRANADA PARCELA Nº 530130 DE
URB. SOTOGRANDE, SAN ROQUE (CADIZ).

PLANO Nº:

IE.02


PLANO:
PLANTA ALTA
INSTALACION DE ELECTRICIDAD Y TELECO.

EXMTE:

PROPIETARIO:
PROMOCIONES ACINUT, S.L.

FECHA:
JULIO 2011

ESCALA:
1/50

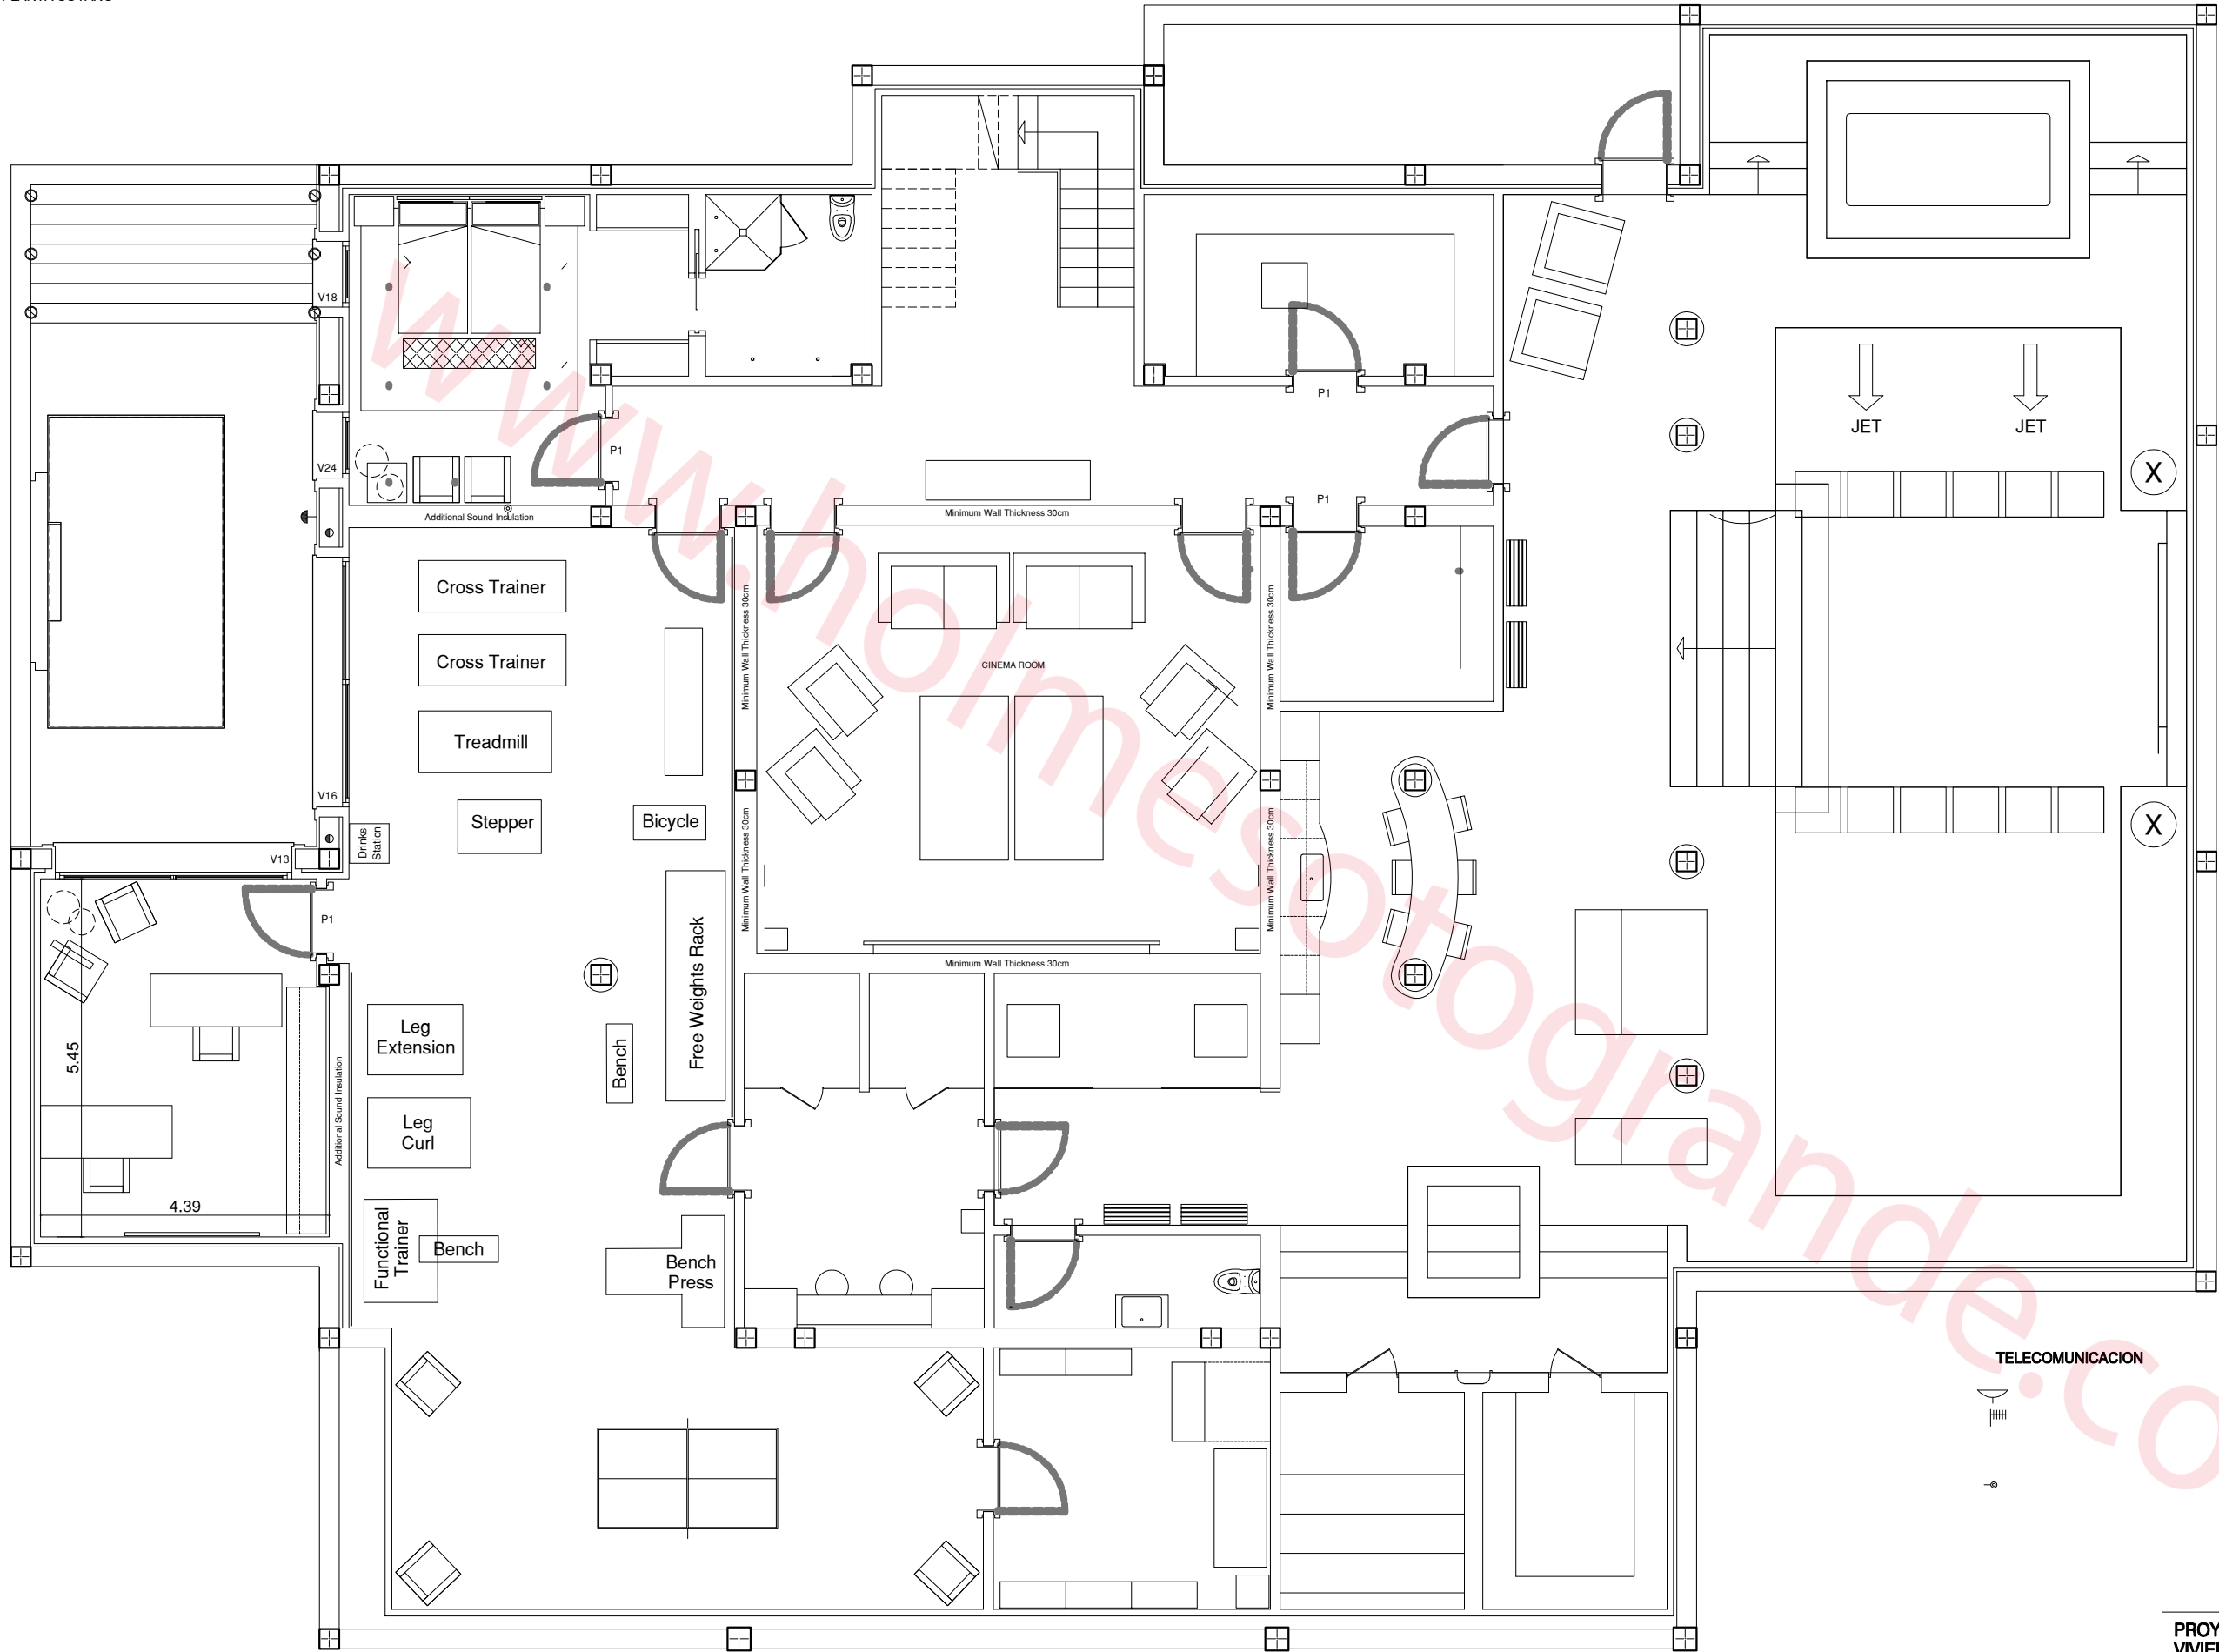

LEYENDA DE ELECTRICIDAD



TELECOMUNICACION



PROYECTO BASICO Y DE EJECUCION DE VIVIENDA UNIFAMILIAR AISLADA SITA EN C/ GRANADA PARCELA Nº 530130 DE URB. SOTOGRANDE, SAN ROQUE (CADIZ).		PLANO Nº: IE.03
PLANO: PLANTA CASA PISCINA, PLANTA SOTANO INSTALACION DE ELECTRICIDAD Y TELECO.		EXPT:
	PROPIETARIO: PROMOCIONES ACINUT, S.L.	FECHA: JULIO 2011
	ARQUITECTO:	ESCALA: 1/50